




1 PLANTA DE COBERTURA PASSARELA DE CONEXÃO - ESCALA 1/50

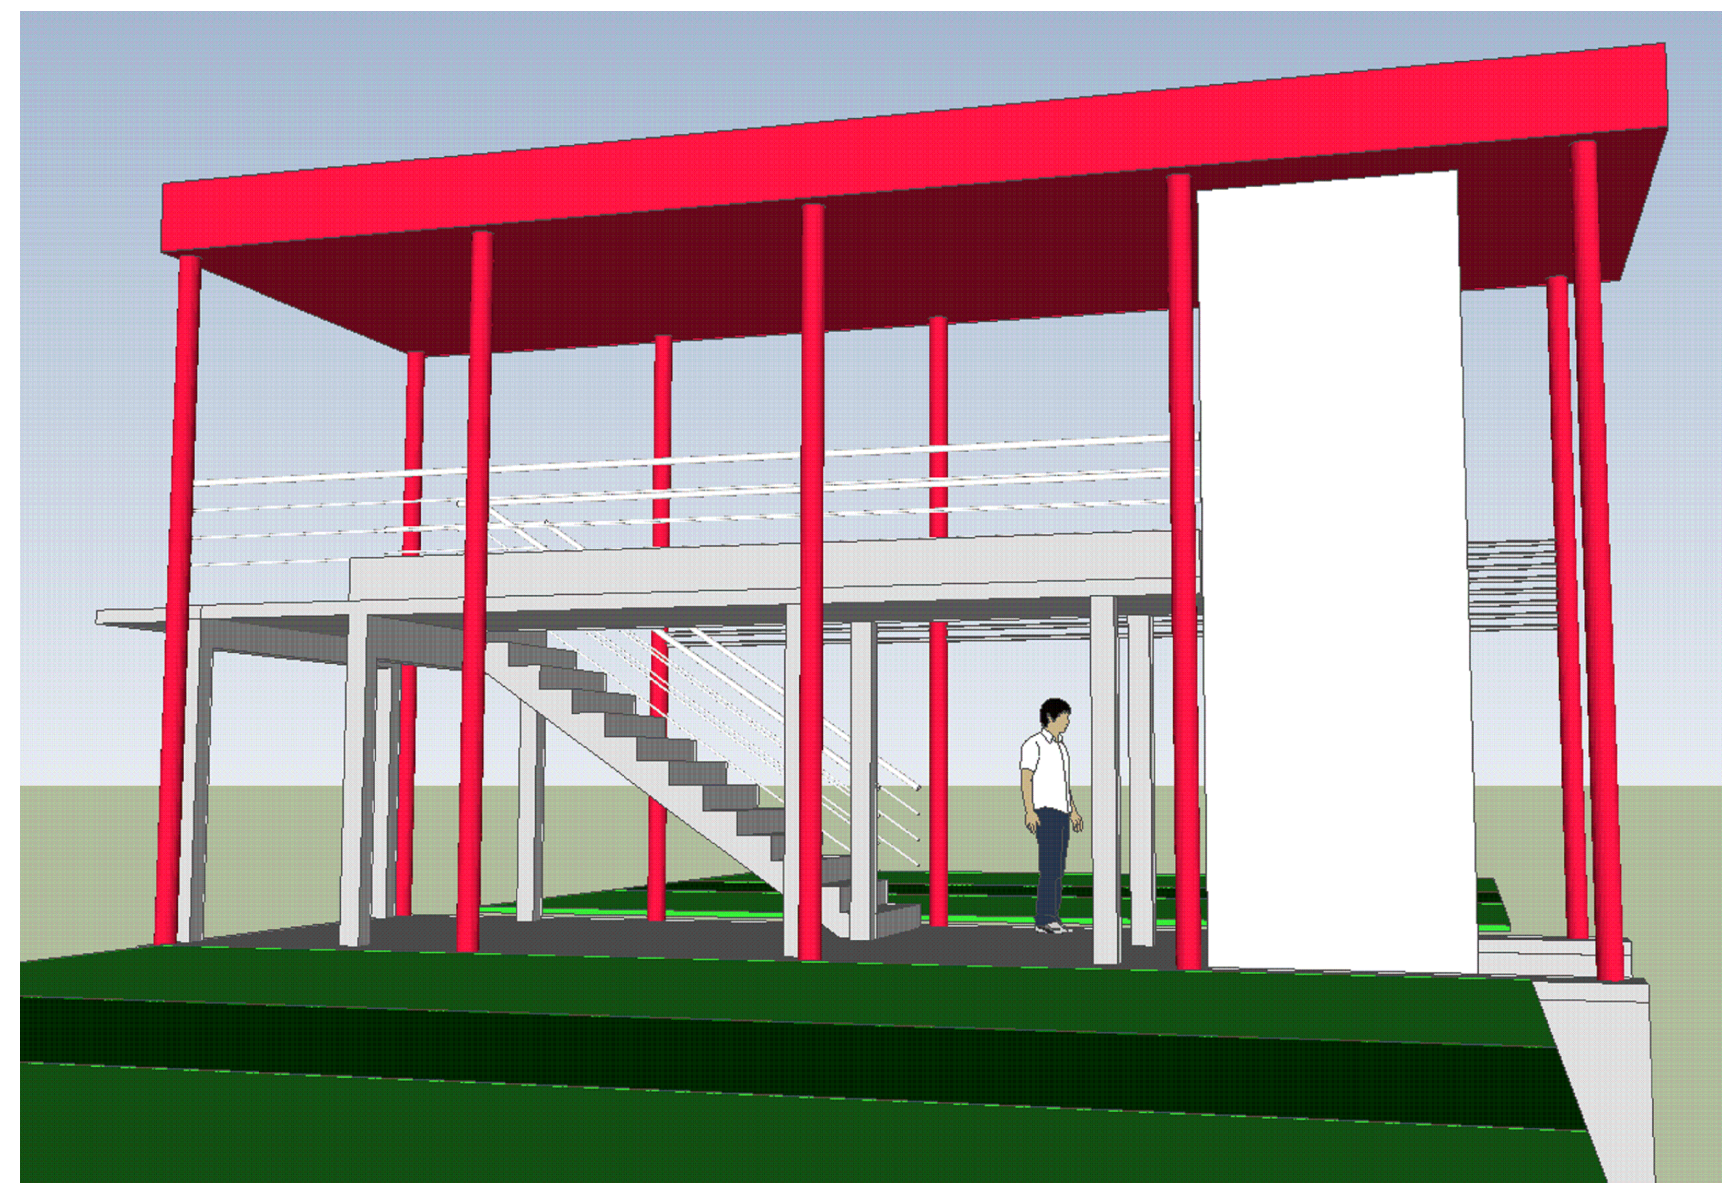


3 PERSPECTIVA PASSARELA DE CONEXÃO - VISUAL DA ÁREA ABERTA 2

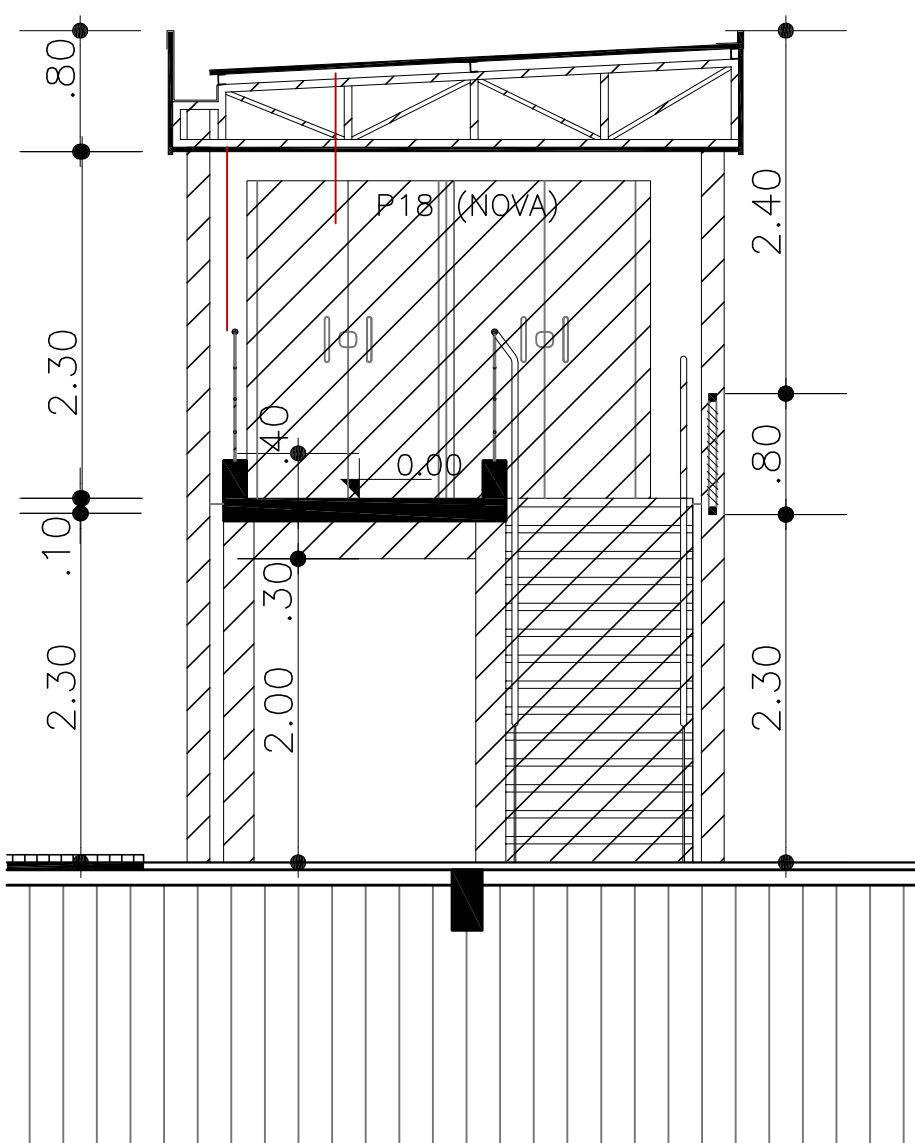


5 CORTE PASSARELA DE CONEXÃO ESCALA 1/50

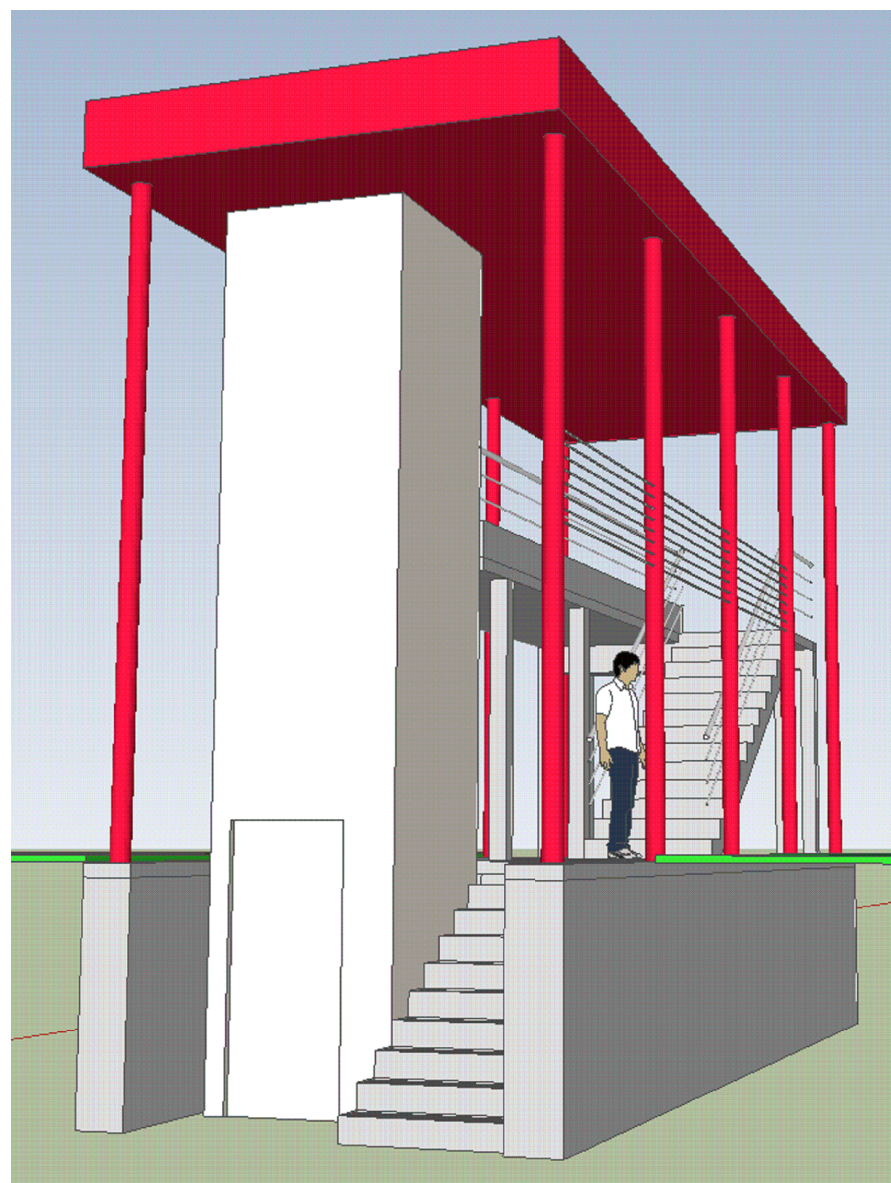


6 PERSPECTIVA PASSARELA DE CONEXÃO - VISUAL DA GARAGEM 2

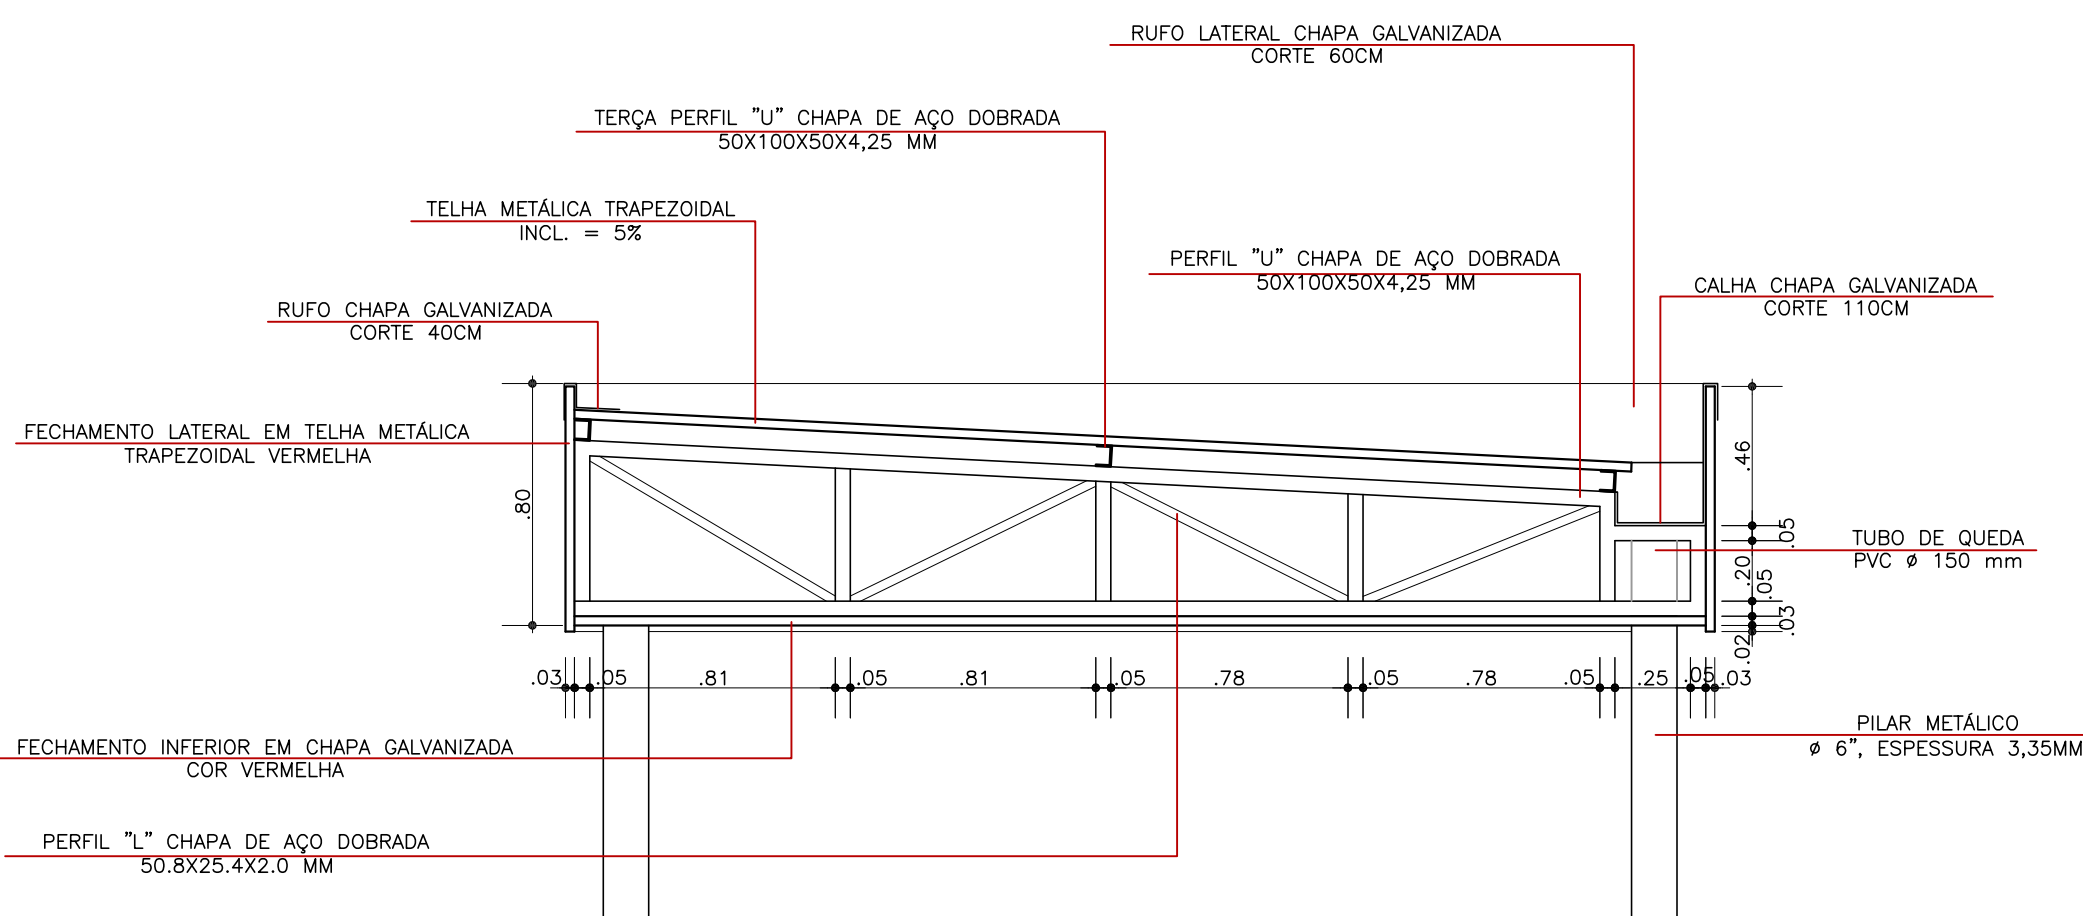


8 DETALHE DA ESTRUTURA DA COBERTURA METÁLICA - TRELIÇAS PLANAS - ESCALA 1/25

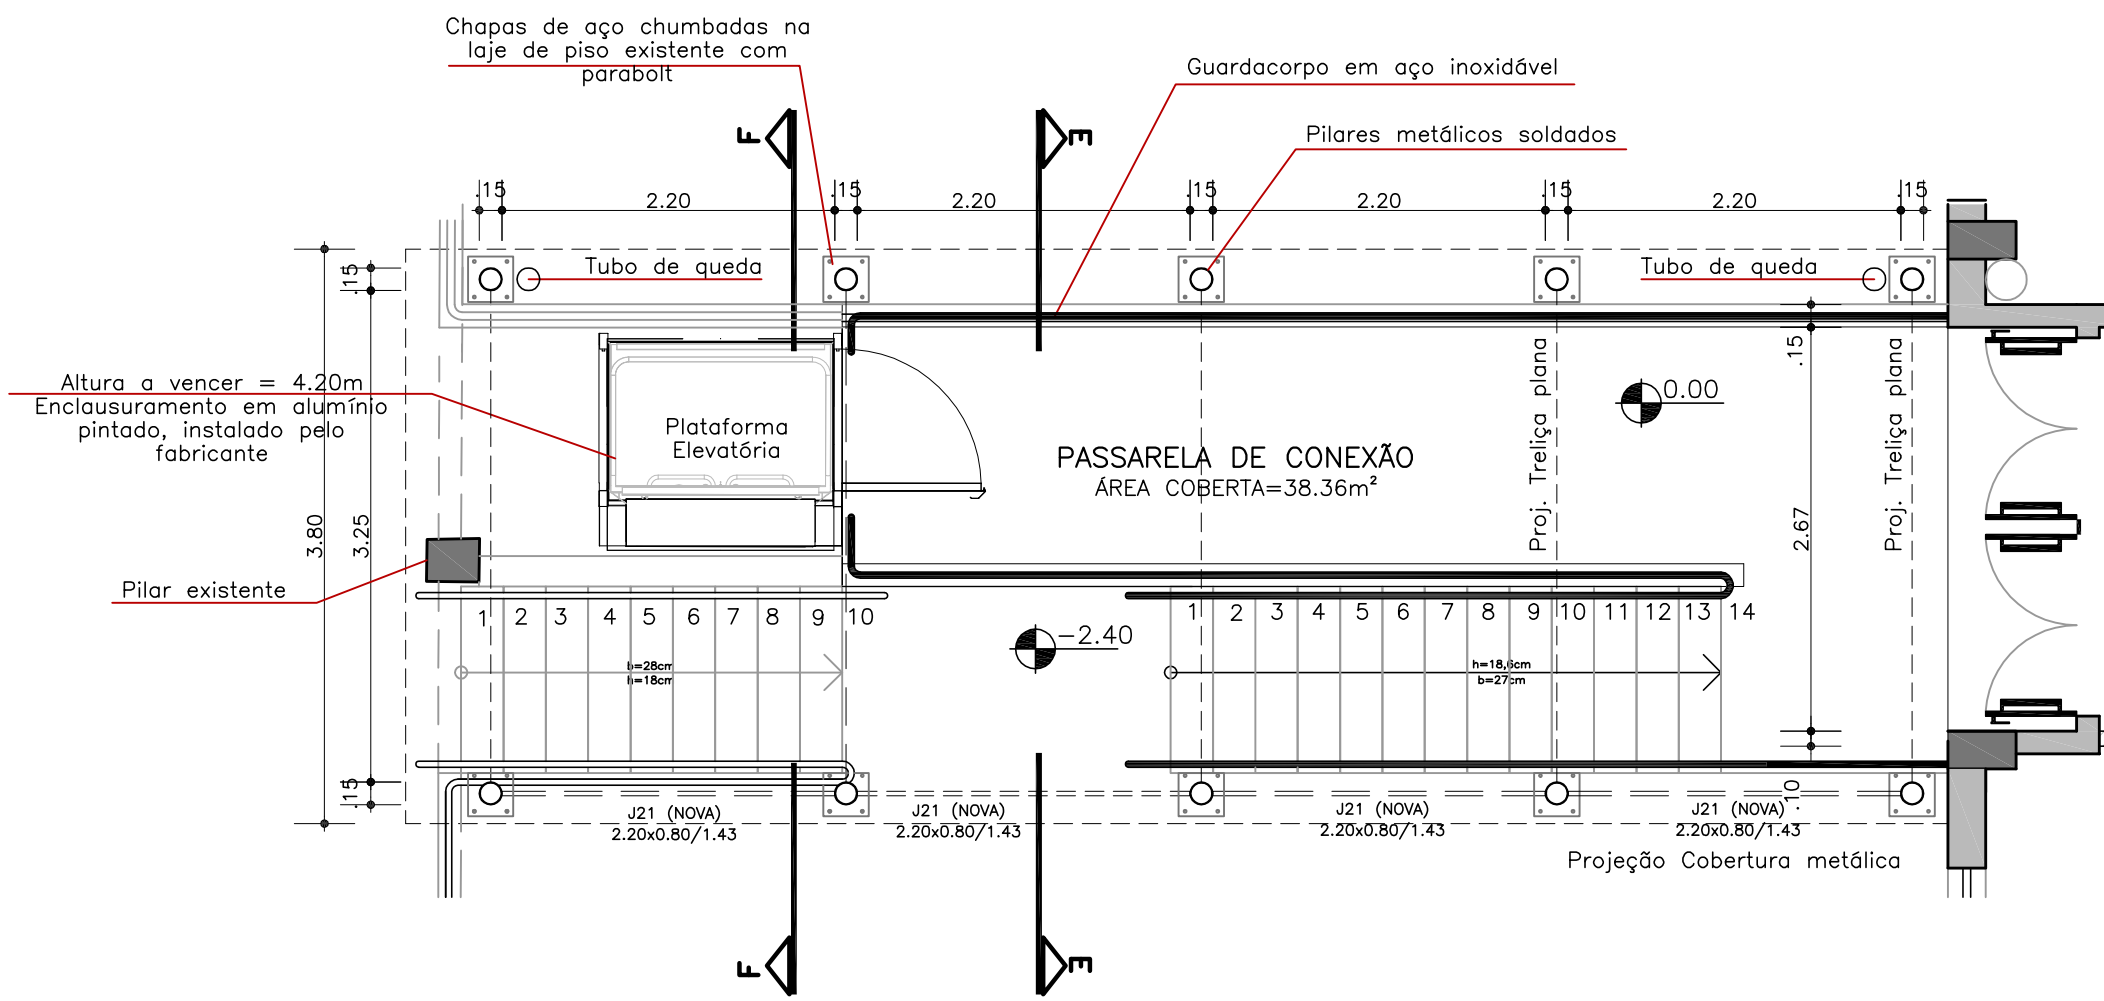


2 PLANTA BAIXA PASSARELA DE CONEXÃO - NÍVEL 0.00 - ESCALA 1/50

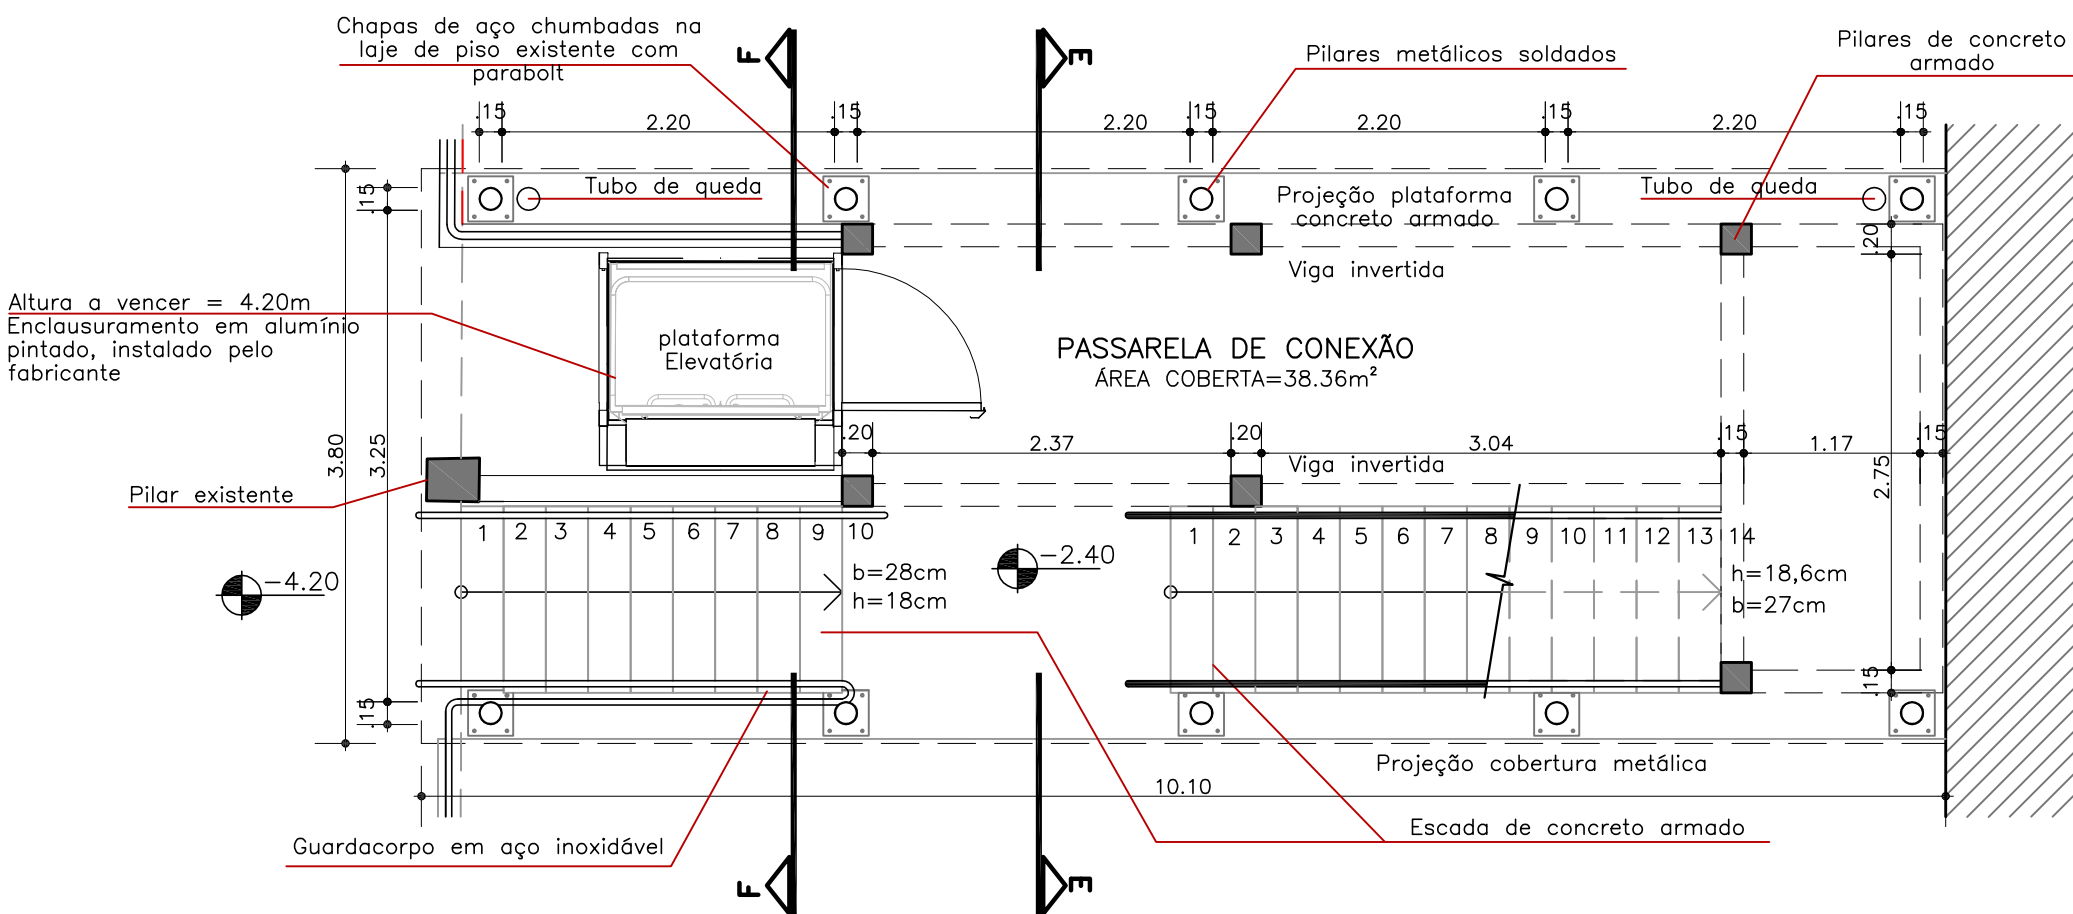


4 PLANTA BAIXA PASSARELA DE CONEXÃO - NÍVEL -2.40 - ESCALA 1/50

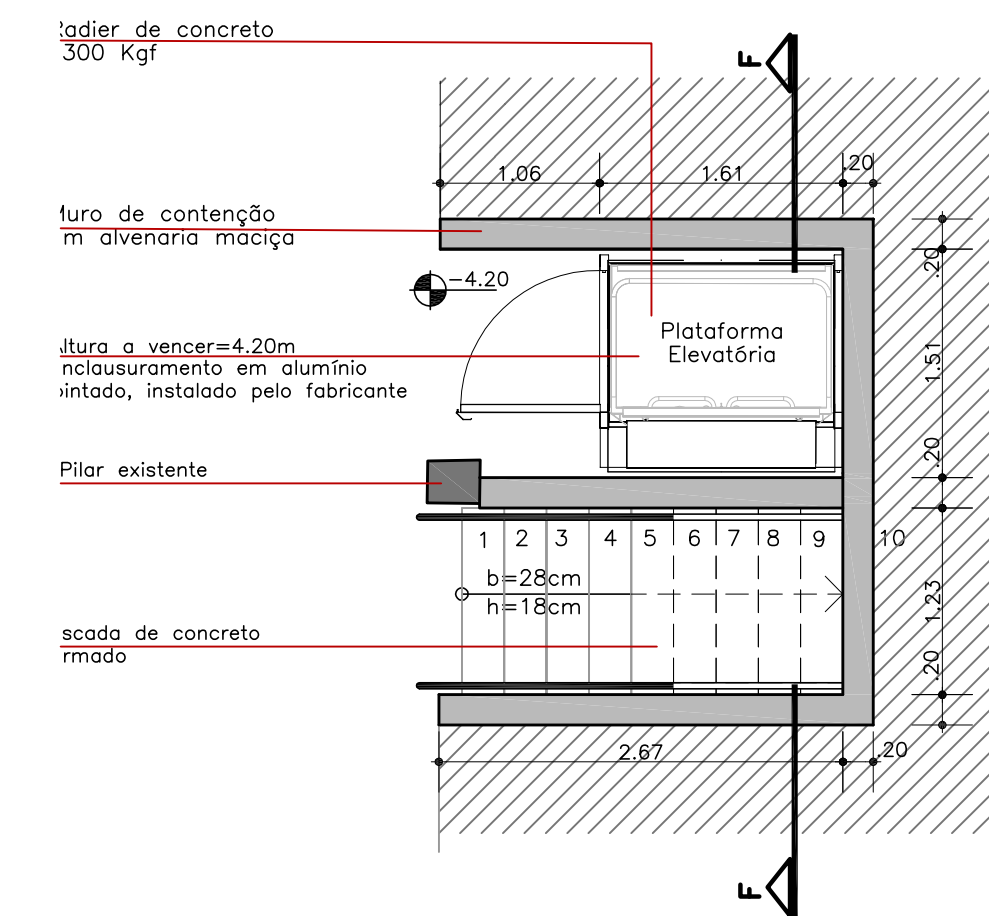

7 PLANTA BAIXA PASSARELA DE CONEXÃO - NÍVEL -4.20 - ESCALA 1/50

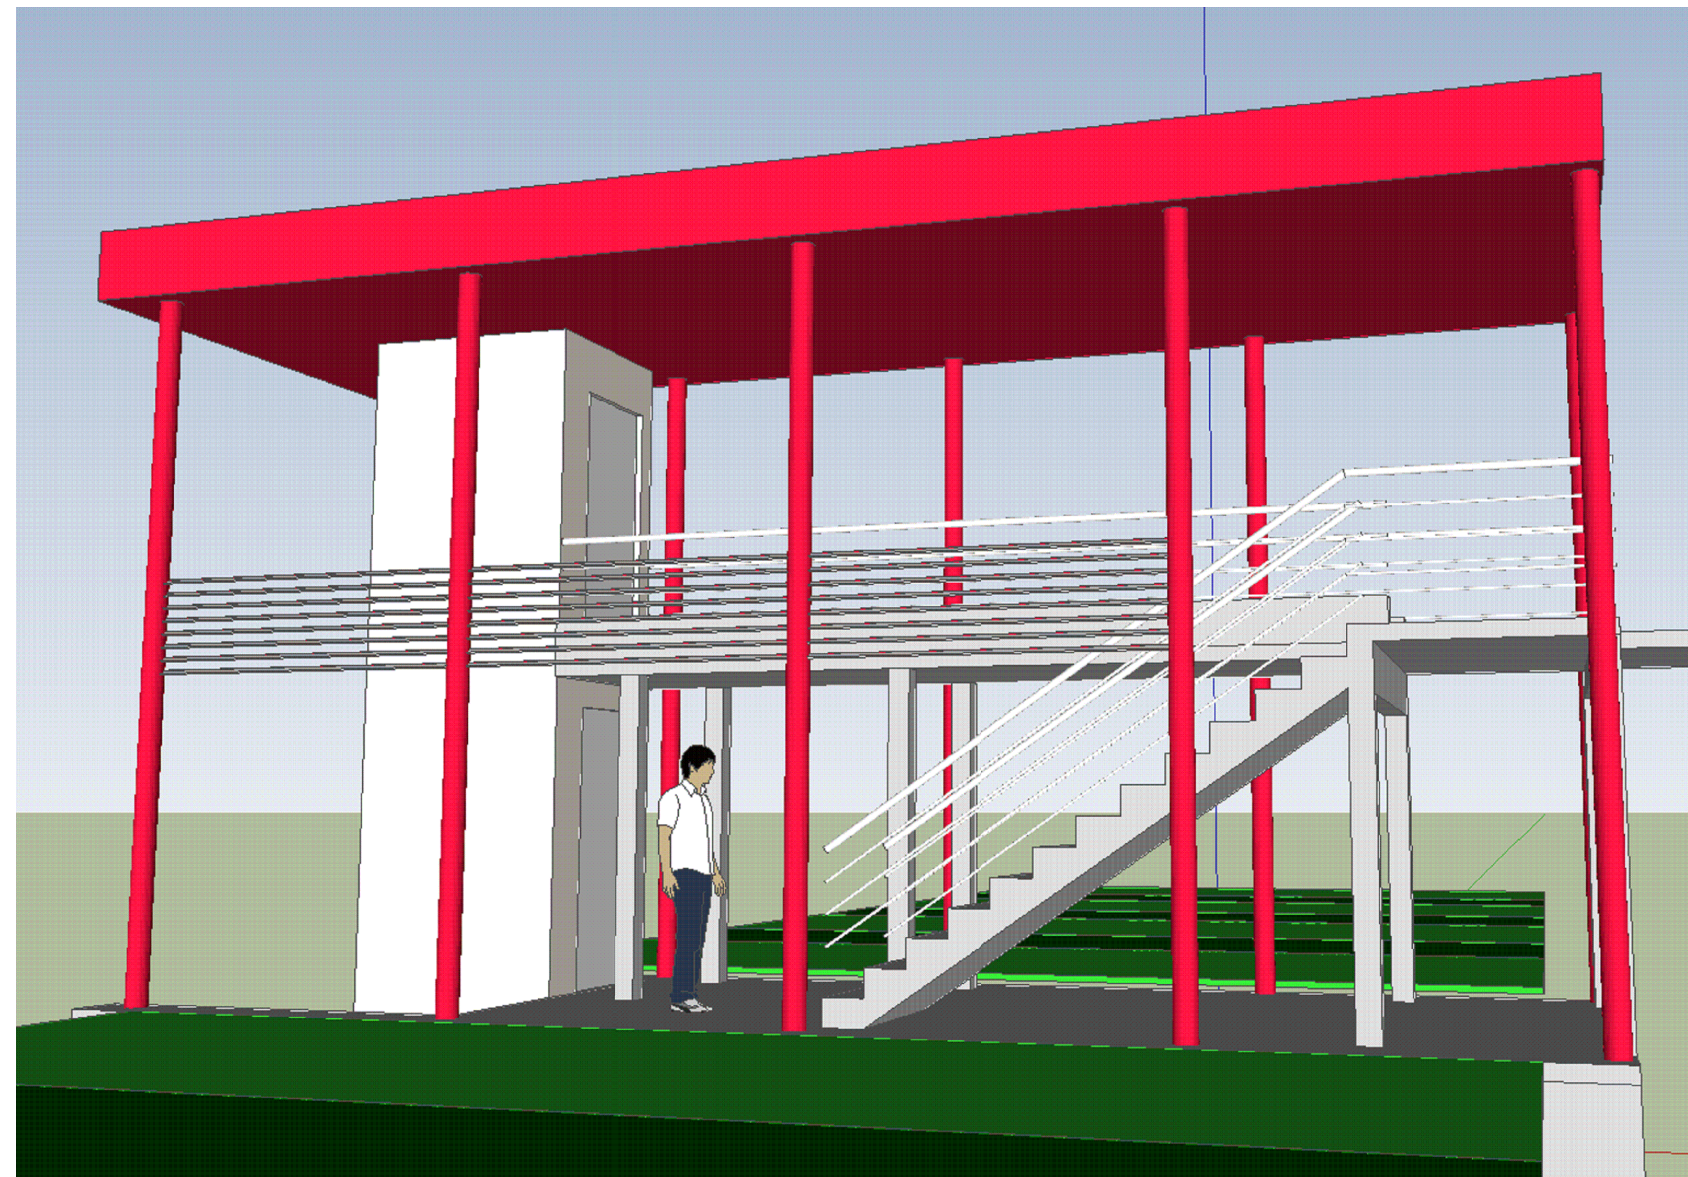

9 PERSPECTIVA PASSARELA DE CONEXÃO - VISUAL DA ÁREA ABERTA 3

 INSTITUTO FEDERAL Sul-rio-grandense		 DPO - DIRETORIA DE PROJETOS E OBRAS Rua Gonçalves Chaves, 3218 - CEP 96015-560 - PELOTAS/RS Fones: (51) 3026.7241 / 3026.7242 dpo@ifrsul.edu.br / dpo_cproj@ifrsul.edu.br / dpo_cfac@ifrsul.edu.br
RESPONSÁVEL TÉCNICO PROJETO	RESPONSÁVEL TÉCNICO EXECUÇÃO	PROPRIETÁRIO
CÂMPUS SANTANA DO LIVRAMENTO AV. PAUL HARRIS, Nº 410		
PROJETO ARQUITETÔNICO		
ETAPA 2 - REFORMAS E ADAPTAÇÕES DETALHAMENTO DA PASSARELA DE CONEXÃO		
DESENHO MARINA / CÉSAR	DATA ABRIL/14	ESCALA INDICADA
ÁREA DA OBRA 4.612,45 m²		PRANCHAS PAR/23-32